



Budynek Bramny  
Pozom +1

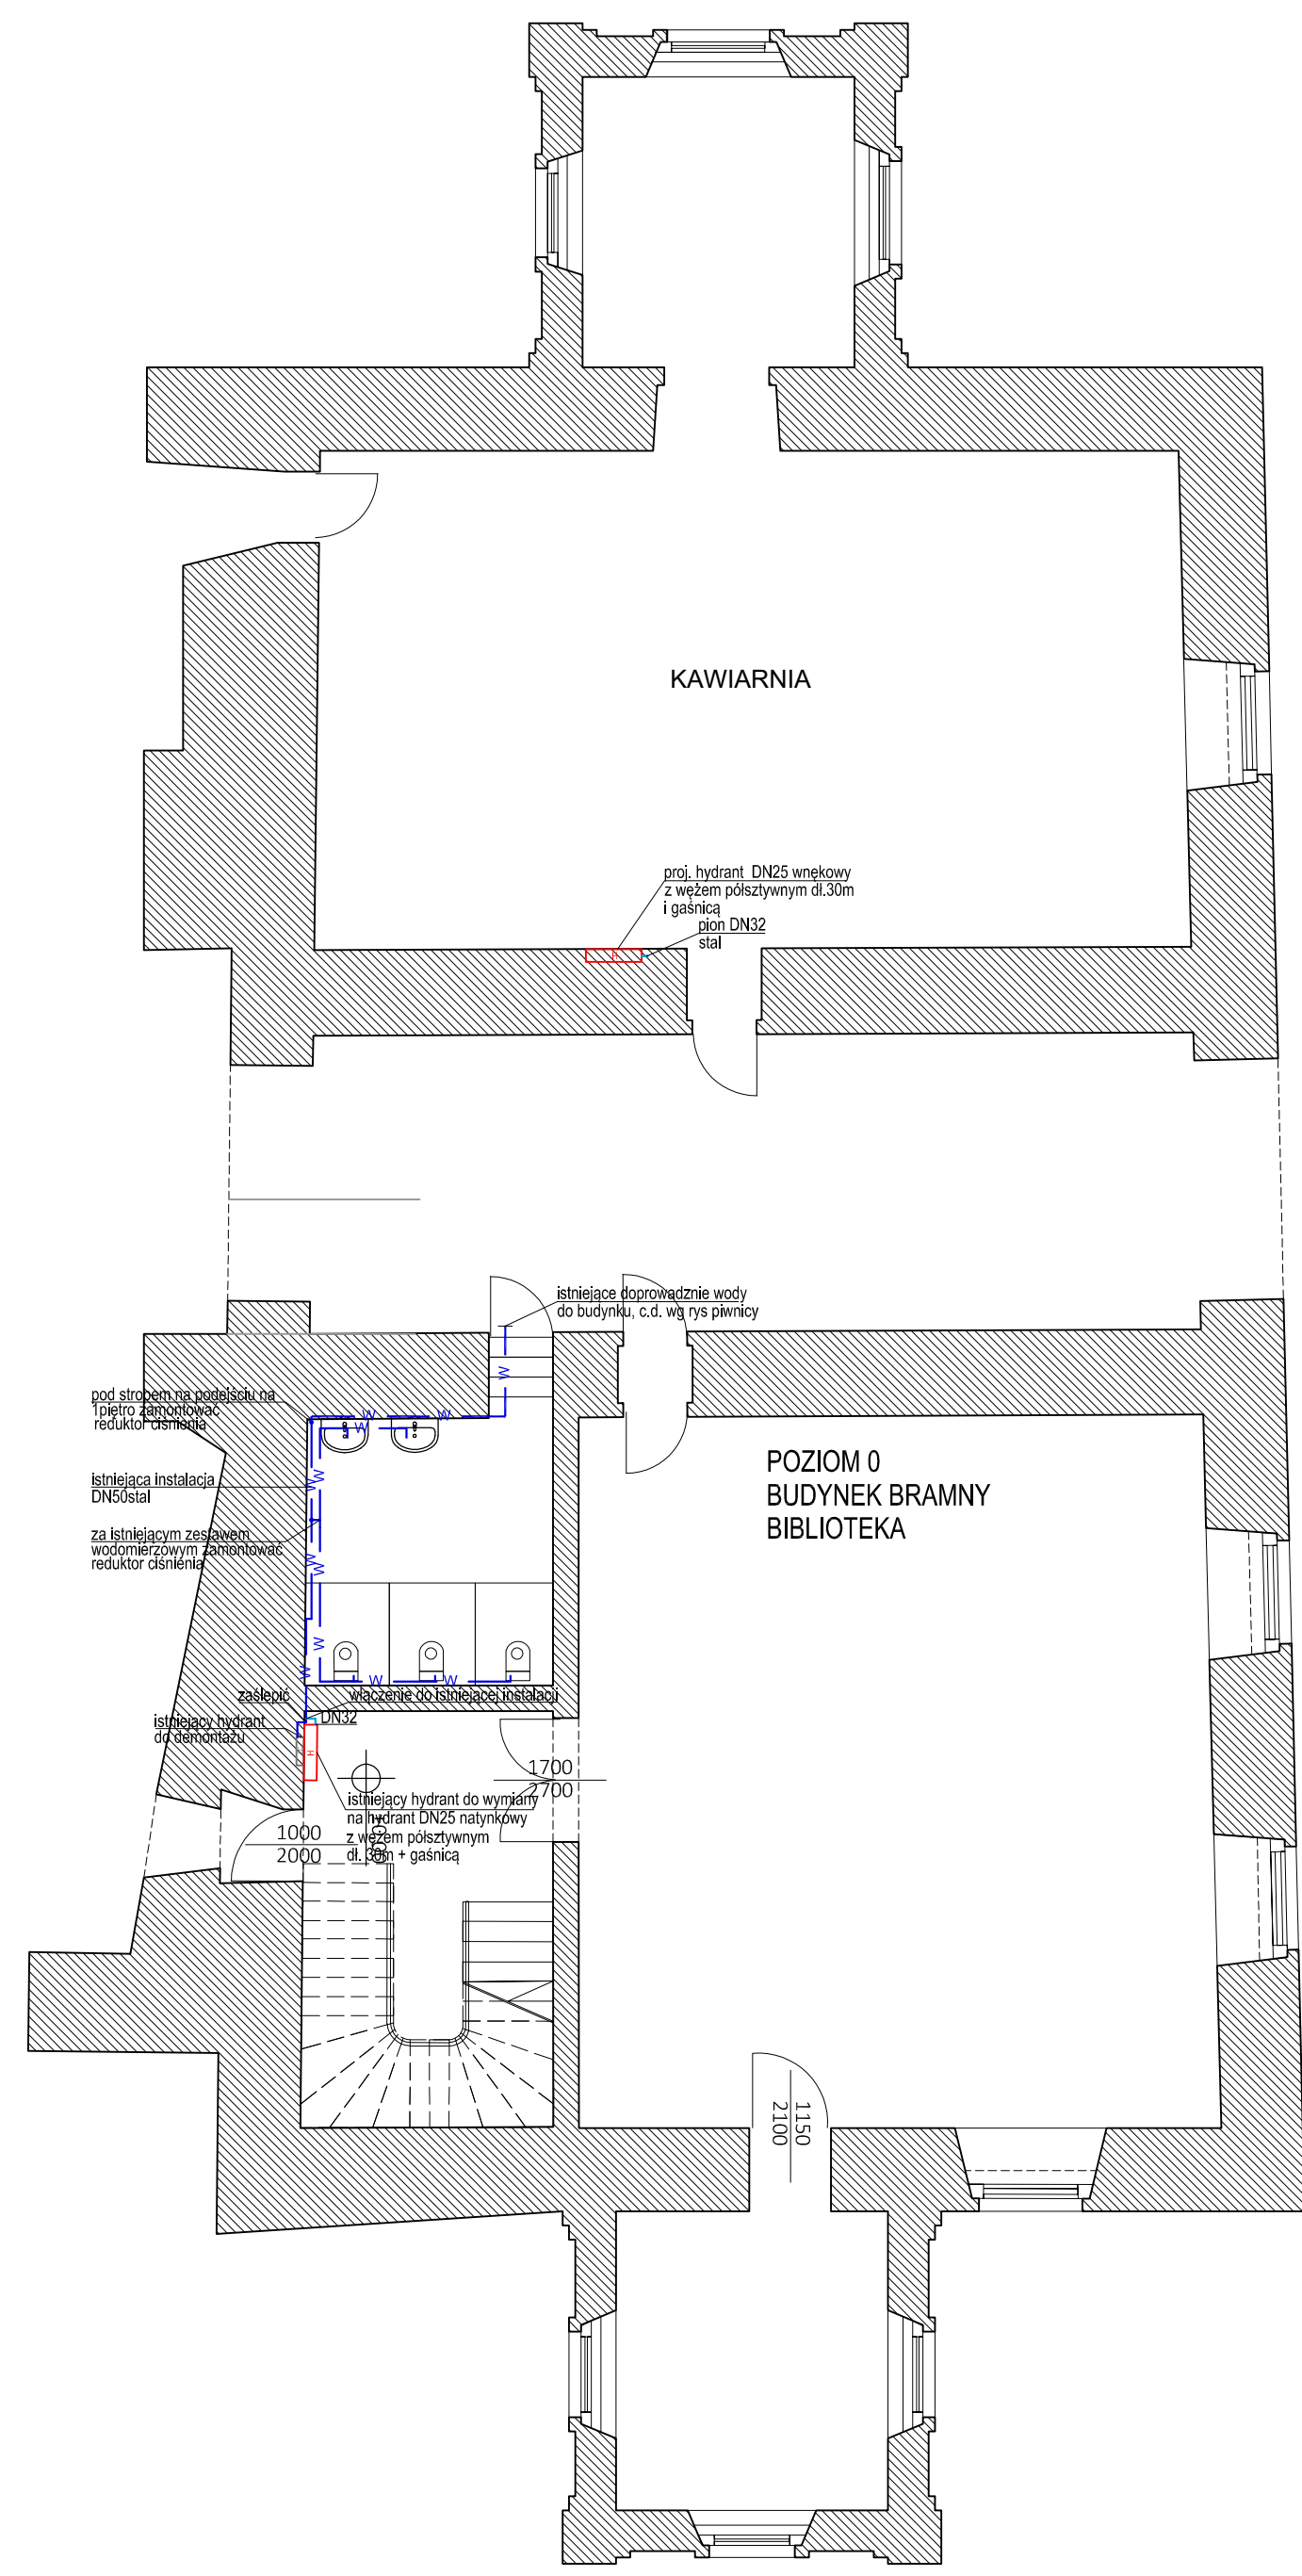

Budynek Bramny  
Parter

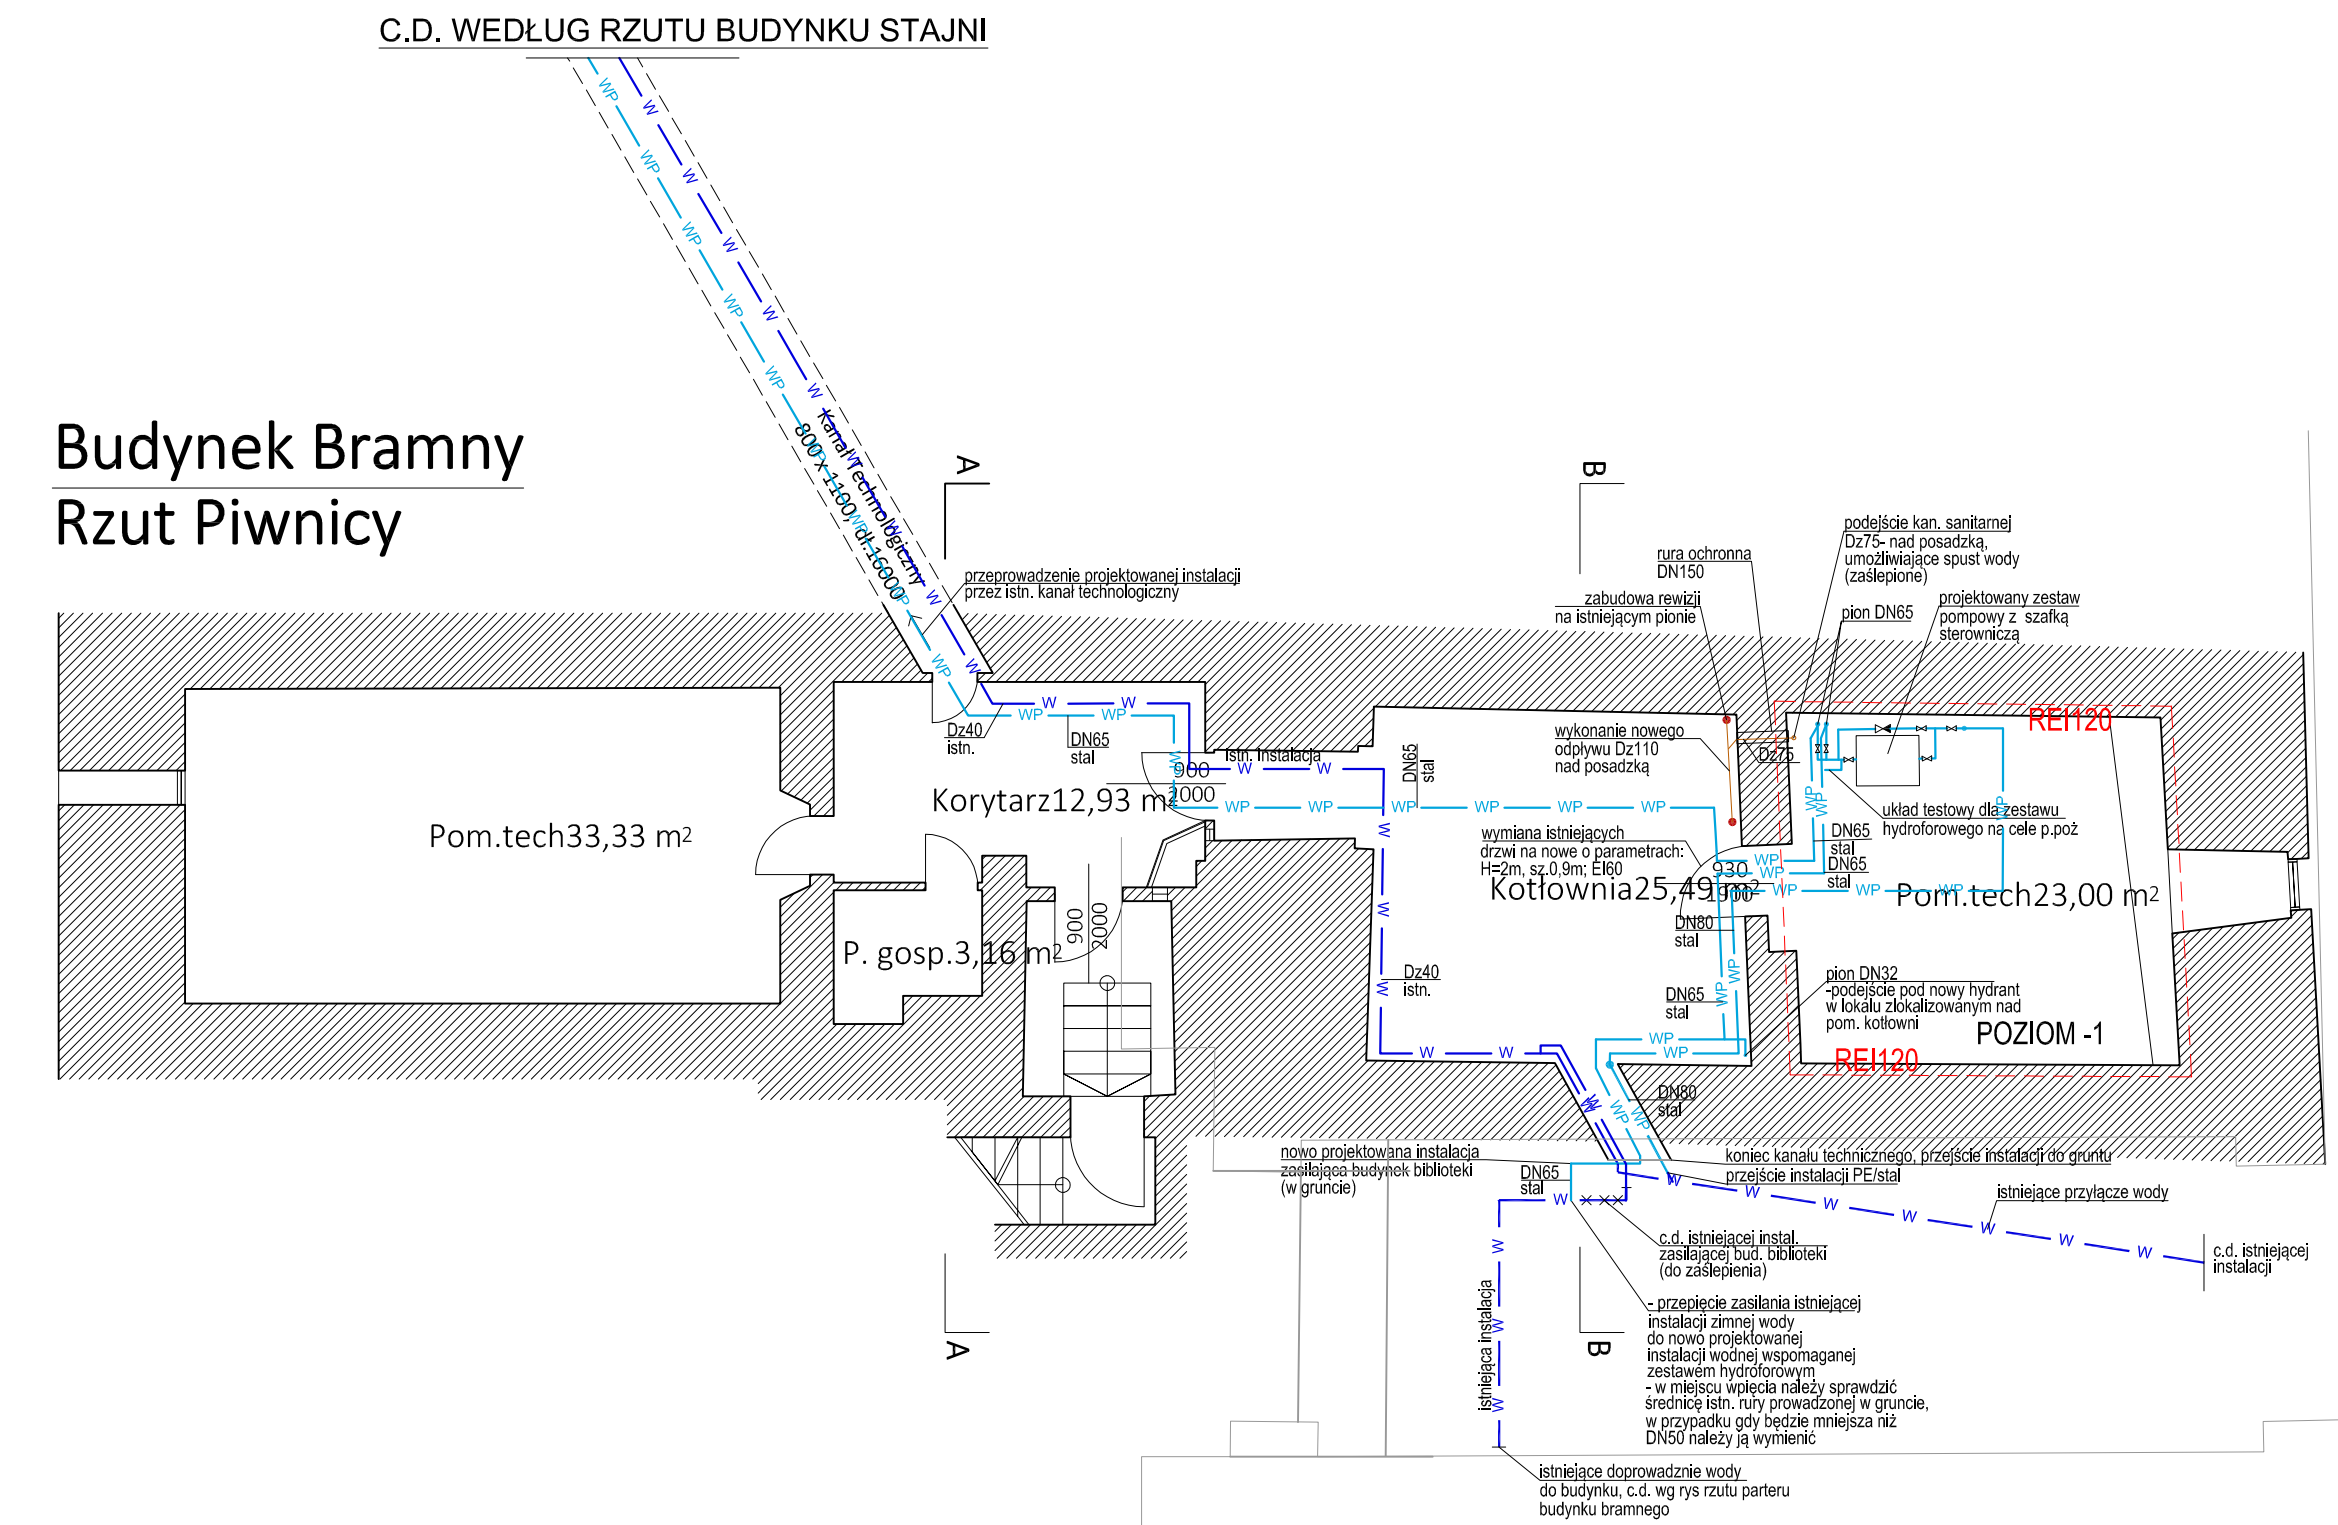

Budynek Bramny  
Rzut Piwnicy

**LEGENDA:**

- WP — Instalacja wody zimnej na cele p.poż. - projektowana
- W — Instalacja wody zimnej- istniejąca
- Projektowane hydranty natynkowe lub wnekowe DN25 z węzłem półzwywym d.30m, miejscem na gaśnicę i gaśnicą

**UWAGI:**

1. Dokładną lokalizację włączenia ustalić na montażu
2. Wszystkie zainstalowane urządzenia i materiały muszą posiadać odpowiednie atesty i dopuszczenia
3. Wszelkie niezgodności i nieścisłości pisemnie uzgodnić z projektantem

**UWAGI:**

1. Projekt rozpatrywać łącznie z opiskiem technicznym.
2. Wszystkie rozbieżności w dokumentacji projektowej oraz pomiędzy dokumentacją a stanem faktycznym na budowie należy niezwłocznie zgłaszać projektantowi okiem wytyczenia.
3. Wszystkie prace należy prowadzić zgodnie z obowiązującymi przepisami, normami, a także specyfikacją techniczną i wytycznymi wykonawczyymi producentów poszczególnych materiałów budowlanych.
4. Wymiary podane są w centymetrach i metrach (cm / m).
5. Pomiar powierzchni wg normy PN-ISO 9836.

Statuc: **PROJEKT BUDOWLANY**

Projekt: **PRZEBUDOWA I REMONT INSTALACJI HYDRANTOWEJ DLA BUDYNKU BRAMNEGO I BUDYNKU STAJNI NA ZAMKU W TOSZKU**

Adres: ul.Zamkowa 10, Toszek 44-180

Wzrost: 26

Wzrost: Centrum Kultury "Zamek w Toszku" ul.Zamkowa 10, Toszek 44-180

Rysunek: Rzut budynku bramnego- wewnętrzna instalacja wody socjalnej i hydrantowej

Projekt No: 210608

Skala: 1:100

Wzrost: A2+2

IS.02

Projektował część instalacyjną: mgr inż. Łukasz Stachoń nr upr.: SLK4318/PWOS/12 specjalność sanitarna

Projektował część architektoniczną: mgr inż. Przemysław Konopka nr upr.: 35/SLOKK/2021/III specjalność architektoniczna

Data: 01/09/2021

Data: 01/09/2021

przemysław konopka  
pracownia architektury

A: ul.Chrobrego 6  
44-180 TOSZEK  
T: (+48) 506 054 559  
E: pracownia@pkpa.pl